





RILIEVO con fasce di rispetto
SCALA 1 : 200




RILIEVO SU ESTRATTO DI MAPPA
SCALA 1 : 500

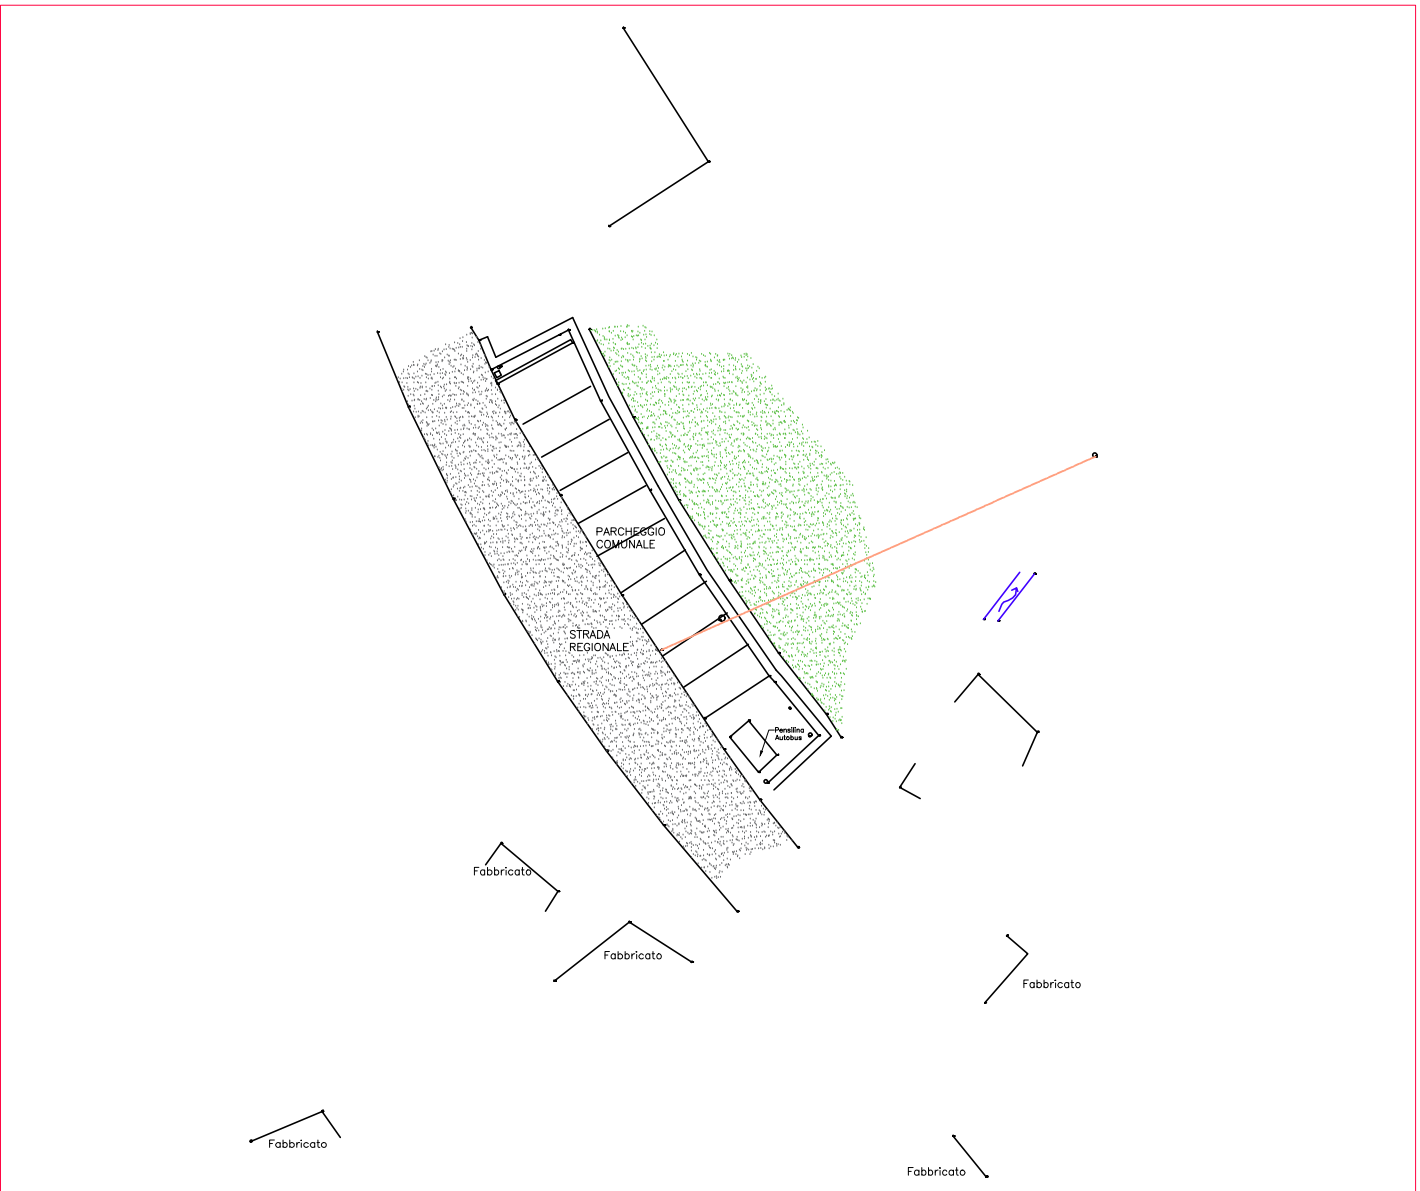

PLANIMETRIA DI RILIEVO
SCALA 1 : 500

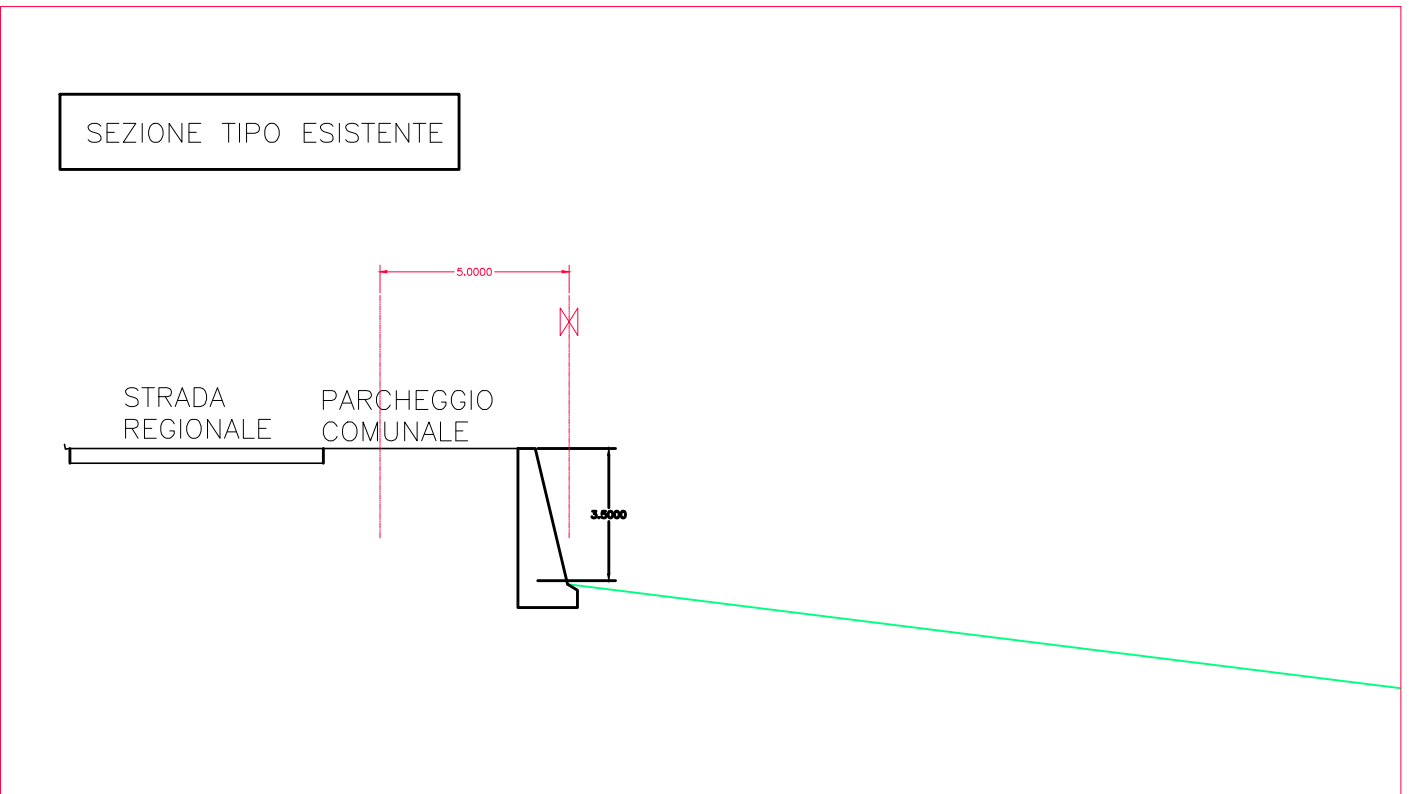

Sezioni tipo
SCALA 1 : 200

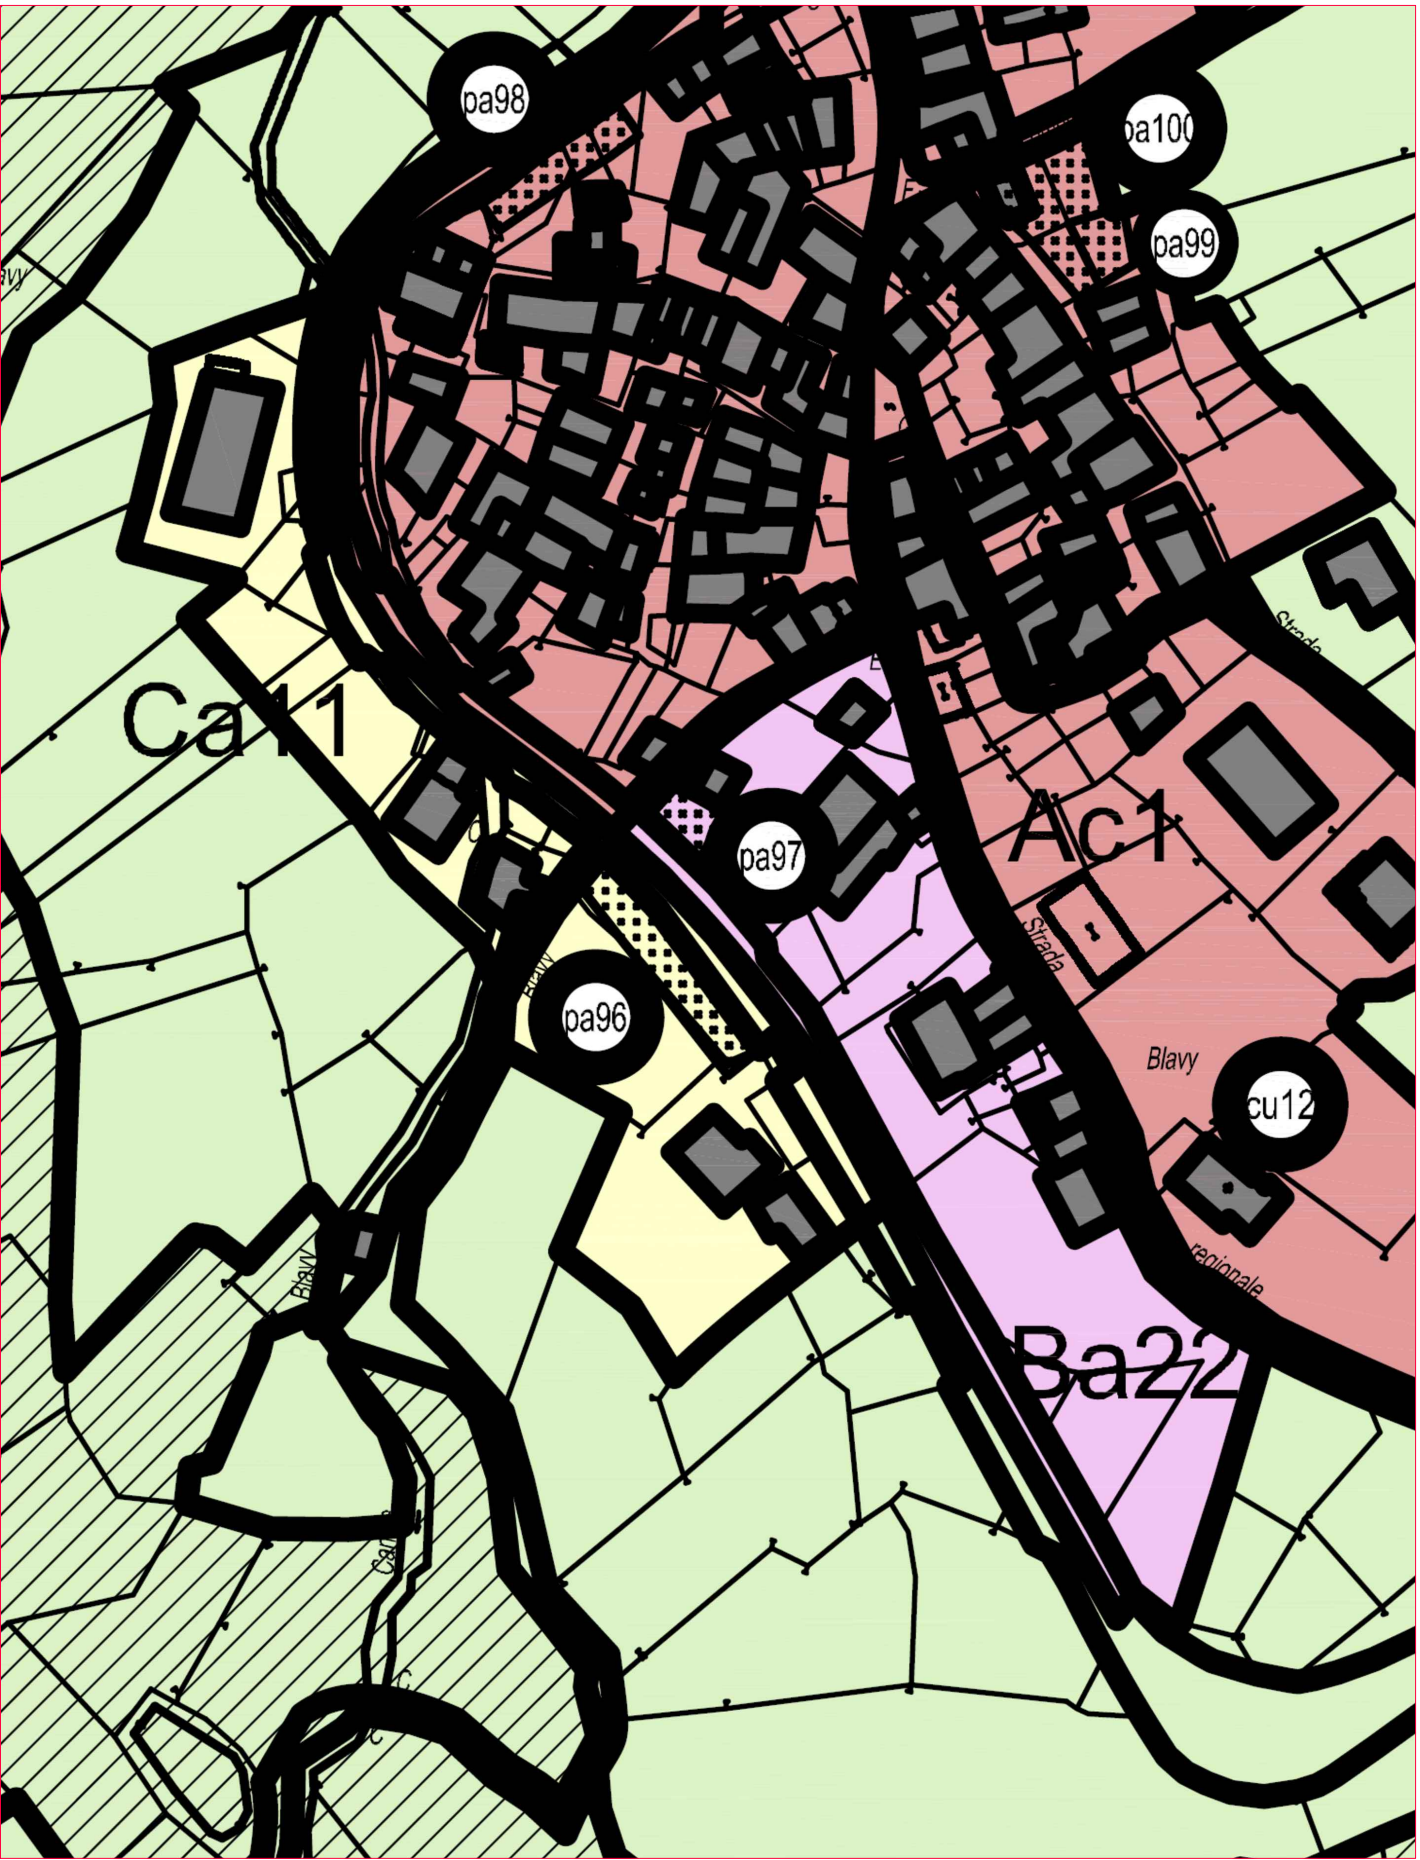

ESTRATTO PRGC
SCALA 1 : 1000

REGIONE AUTONOMA
VALLE D'AOSTA
COMUNE DI NUS

Costruzione impianto elettrico MT/BT per allacciamento cabina elettrica denominata "Blavy" in Comune di NUS

COMMITTENTE:
DEVAL S.p.a. a s.u.
Via Clavallé, 8 - 11100 Aosta (AO)
C.F. e P.IVA : 01013210073

Inquadramenti , planimetria di rilievo e sezione di rilievo

Scala: Varie Data: Agosto 2022 Tavola : 22-D-01

Rev.	data		

tecnico:
Ing.Manuel LAVOYER

Fraz. Banchet 38 - 11024 Pontey (AO)
380-3095143 / m.lavoyer@gmail.com



ORTOFOTO
SCALA 1 : 500