


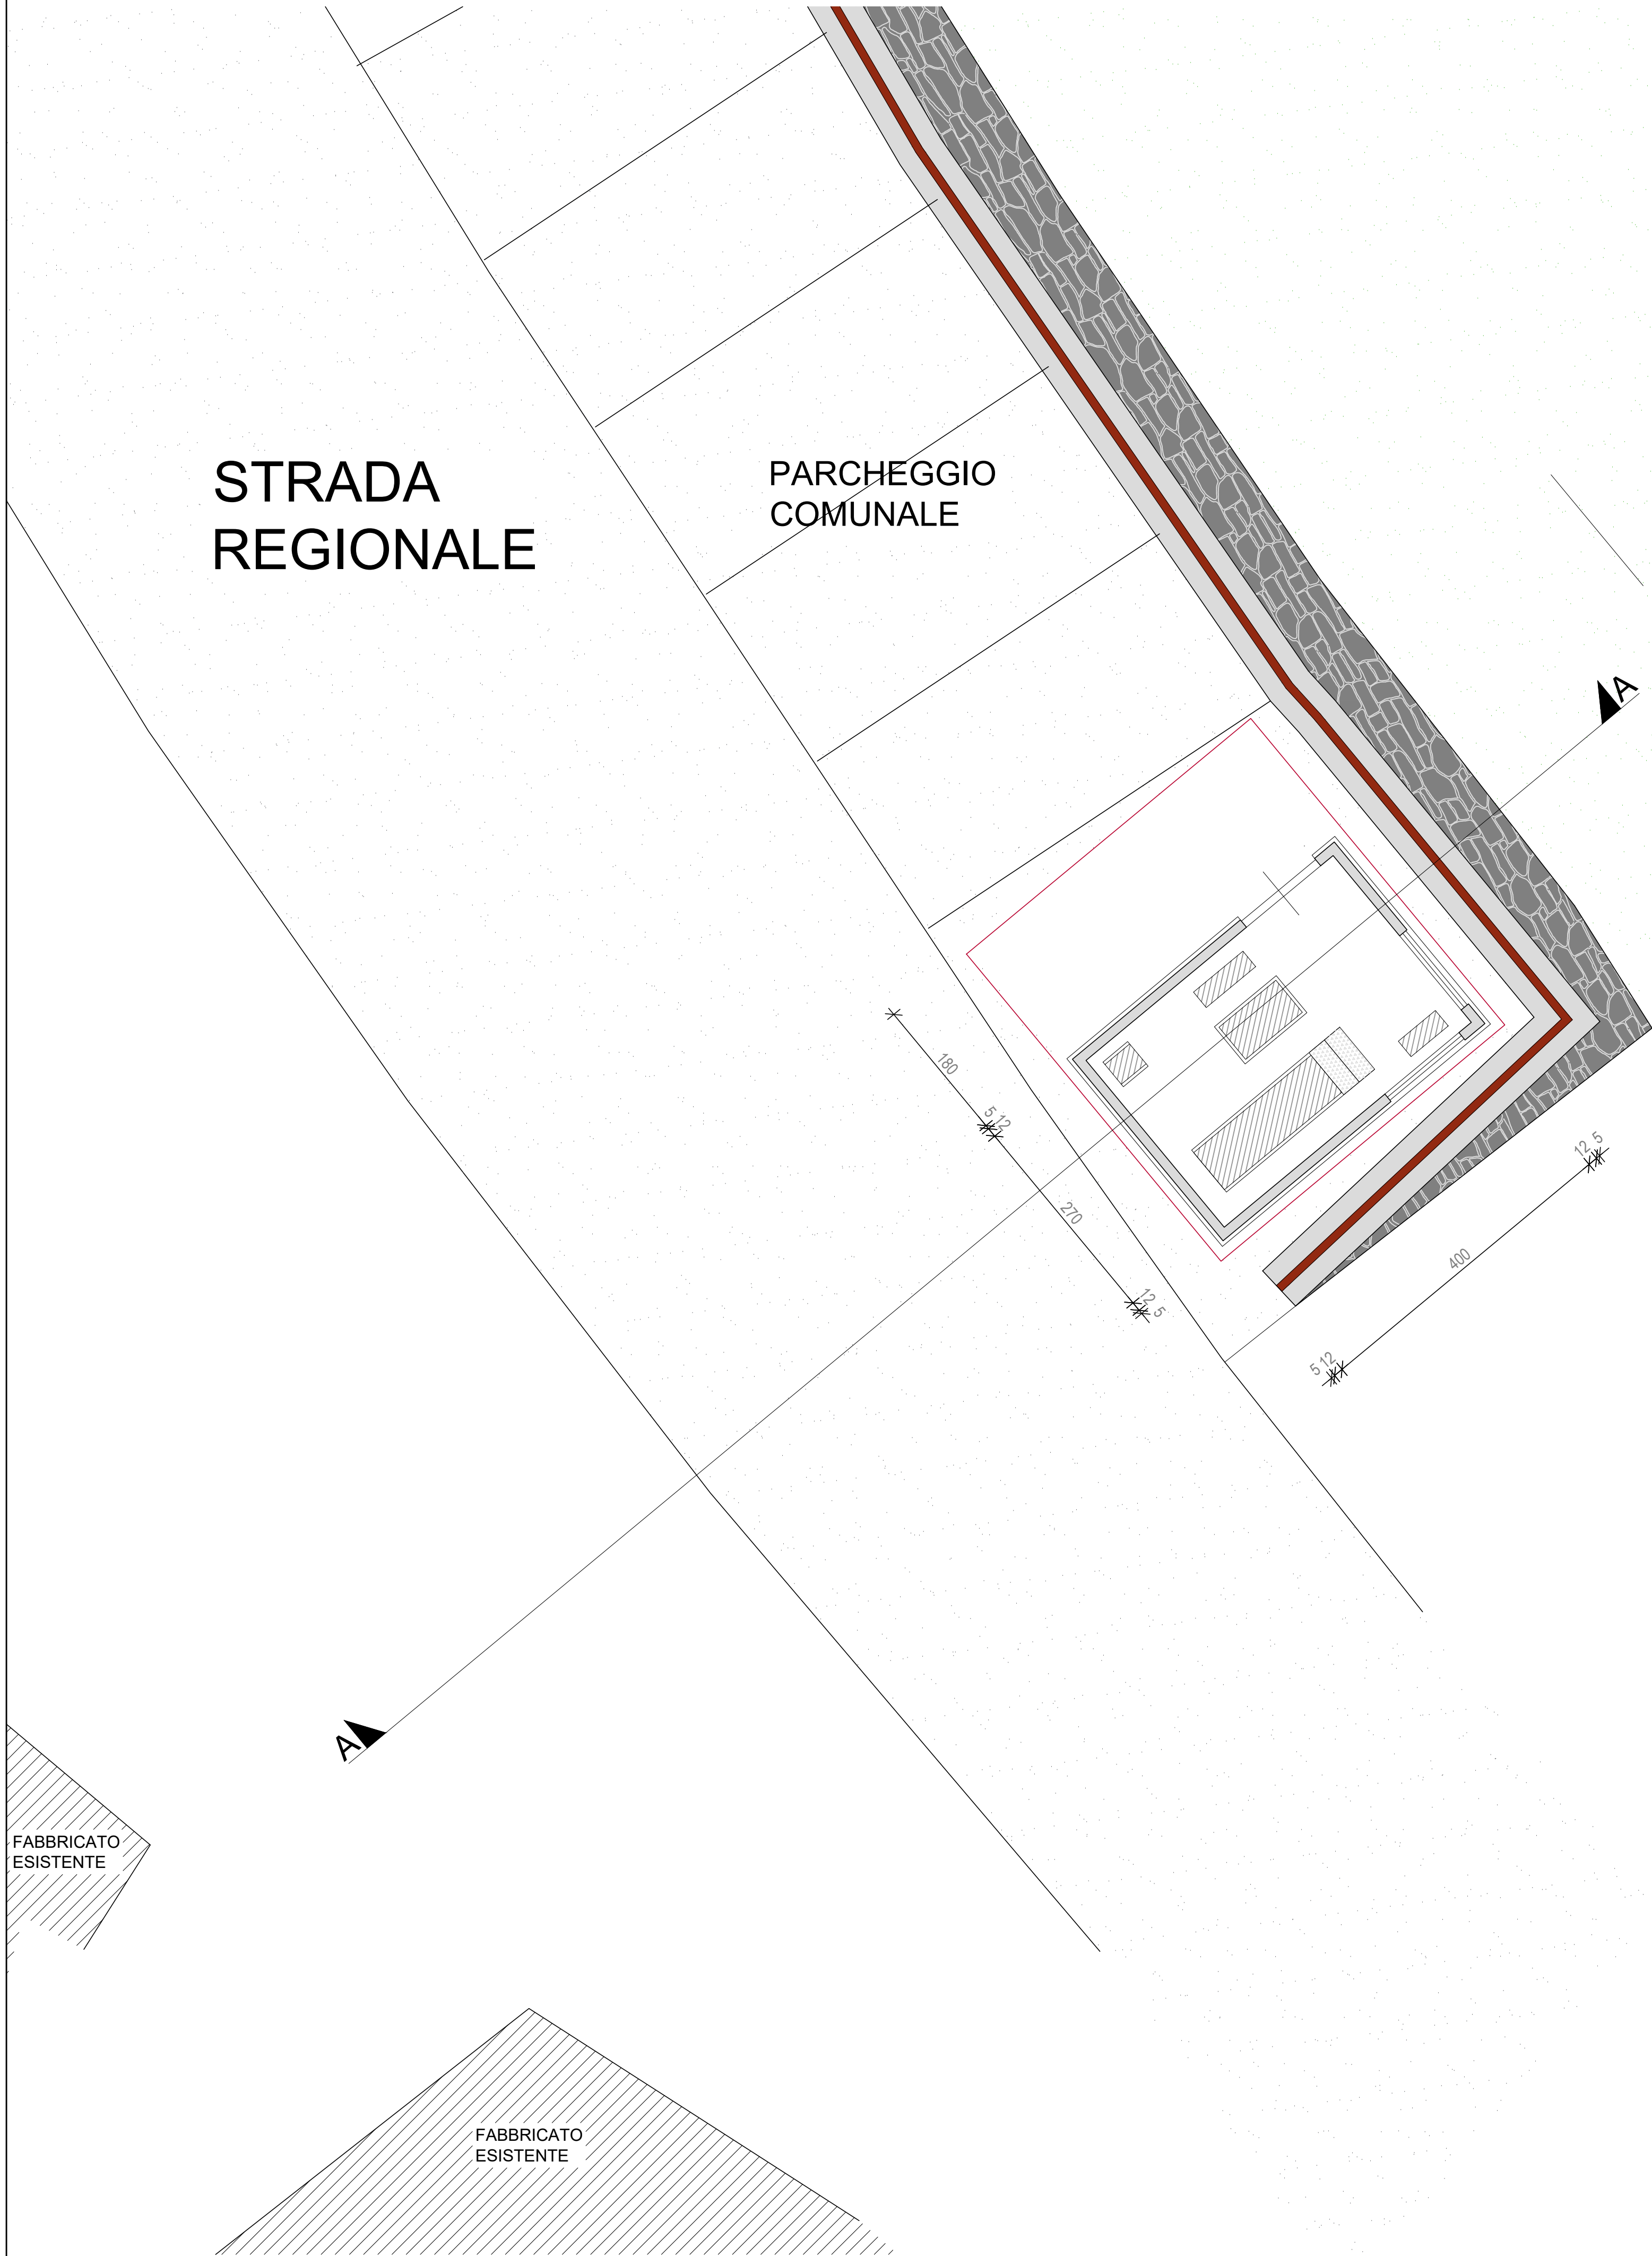

PLANIMETRIA PROGETTO
SCALA 1 : 50

**REGIONE AUTONOMA
VALLE D'AOSTA
COMUNE DI NUS**

**Costruzione impianto elettrico MT/BT per allacciamento cabina
elettrica denominata “Blavy” in Comune di NUS**

COMMITTENTE:
DEVAL S.p.a. a s.u.
Via Clavallée, 8 - 11100 Aosta (AO)
C.F. ● P.IVA : 01013210073


Planimetria di progetto e inserimento nuova cabian su rilievo

Scala: Varie	Data: Agosto 2022	Tavola : 22-D-02
---------------------	--------------------------	-------------------------

Rev.	data				

tecnico:
Ing.Manuel LAVOYER

*Fraz. Banchet 38 - 11024 Pontey (AO)
380-3095143 / m.lavoyer@gmail.com*

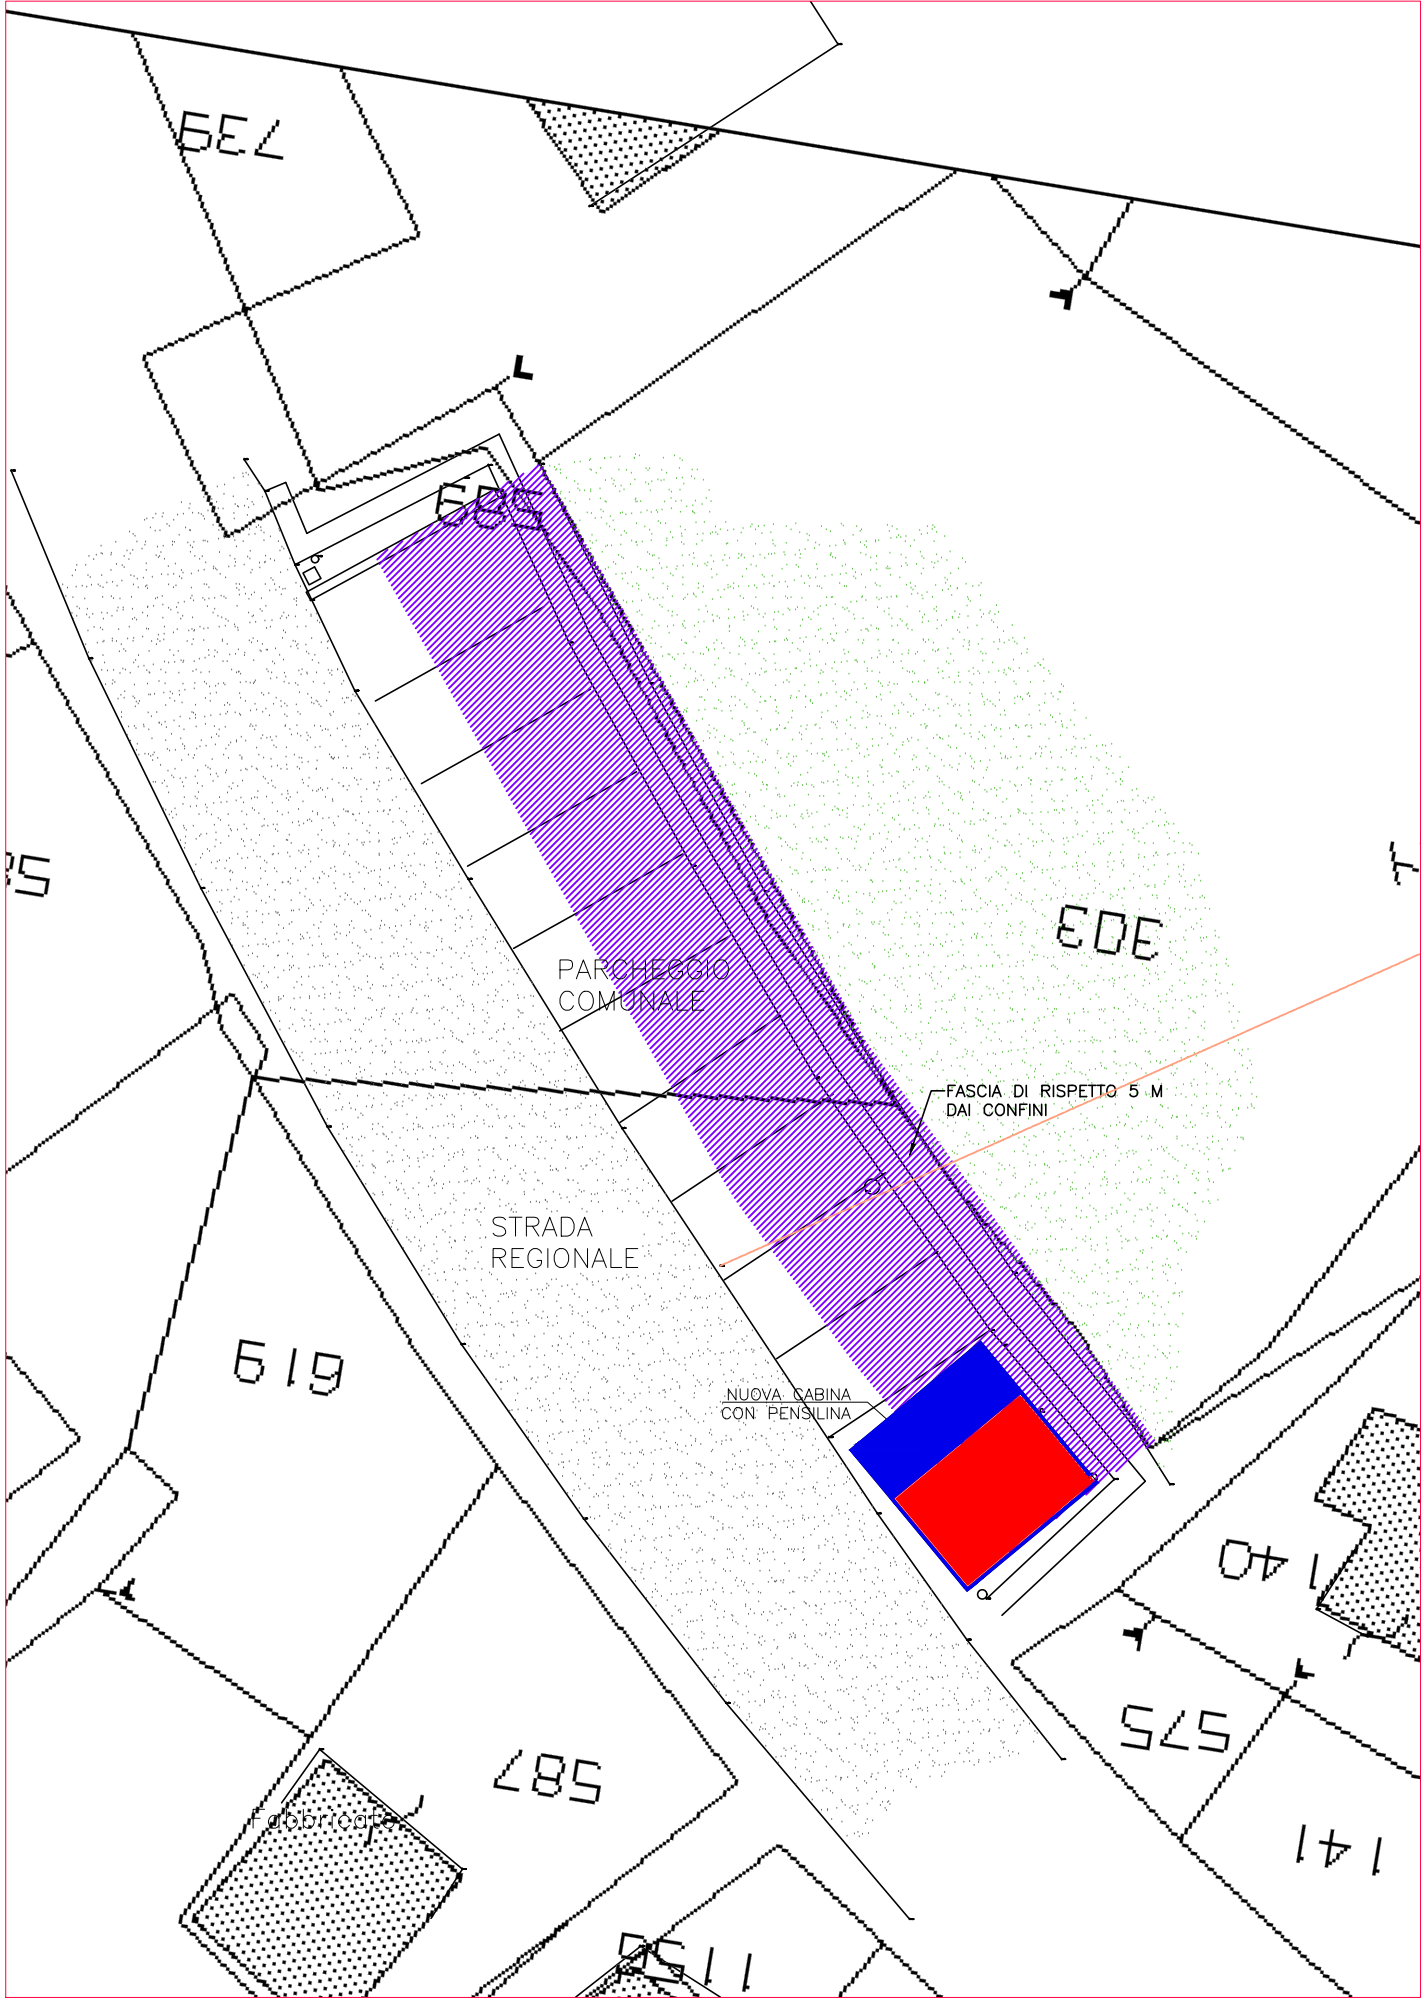

PLANIMETRIA ingombro nuova cabina con fasce di rispetto
SCALA 1 : 200